


PLANTA BAIXA (ATUAL)
escala 1:175

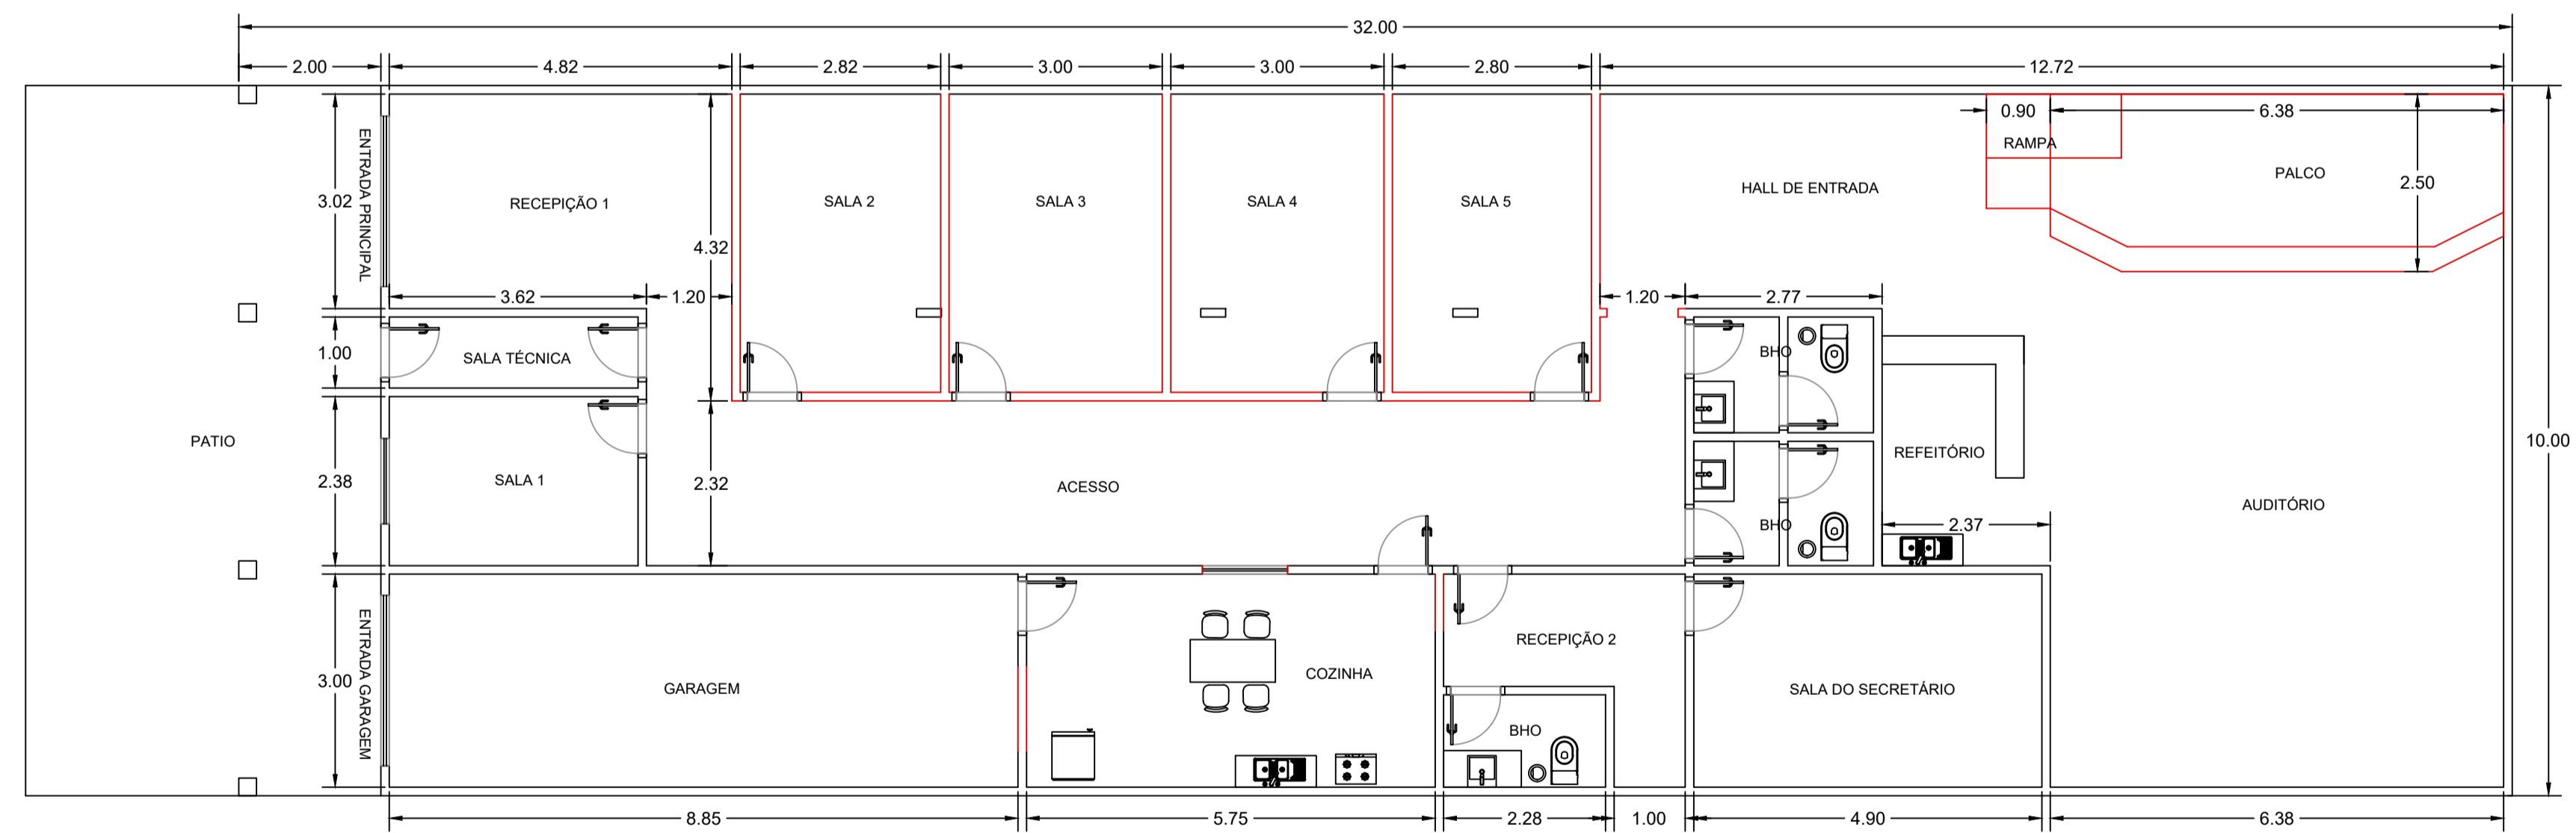

PLANTA BAIXA (COM REFORMA)
escala 1:175

| PAREDES | |
|----------|-----------|
| VERMELHO | CONSTRUIR |
| PRETO | EXISTENTE |

PROJETO DE REFORMA NO PRÉDIO DESTINADO A SECRETARIA MUNICIPAL DE MEIO AMBIENTE (SEMA)

PREFEITURA MUNICIPAL DE PORTEL
CNPJ: 04.876.447/0001-80
PREFEITO VICENTE DE PAULO FERREIRA

PROPRIETÁRIO/REPRESENTANTE

ELIAS ANDRÉ GOMES PINHEIRO
ENGENHEIRO CIVIL
CREA-PA: 1519607806

RESP. TÉCNICO

| | |
|------|------------|
| DLFO | CAU / CREA |
| | RA |

OBSERVAÇÕES:

| | | | |
|-------------|---------|---|-------------------|
| COORDENAÇÃO | SEMA | PLANTA BAIXA DO PRÉDIO ORIGINAL PLANTA BAIXA DO PRÉDIO COM A REFORMA | ARQ |
| REVISÃO | DESENHO | ESCALA INDICA DATA EMISSÃO DEZEMBRO/2022 | PRANCHAS 01/01 |